

UWAGI


- Przewody instalacji w poziomie układać w korytach kablowych (główne ciągi instalacyjne) pozostałe rurkach PVC mocować za pomocą uchwytyłów - Z
- Oprawy oświetleniowe dodatkowo należy mocować do stropu właściwego za pomocą linek stalowych (dodatkowe zabezpieczenie)
- Wszystkie przejścia przewodów i kabli przez przegrody ogniowe uszczelnąć odpowiednią masą ogniową
- Dokumentacja wymaga kordynacji wykonawczej
- Instalacja odbiorcza wykonana w układzie sieci TN-S
- Samoczynne wyłączenie zasilania
- Nie wykorzystywane zasilania końcówki zabezpieczyć i zamocować puszkami

Nazwy, znaki towarowe, patenty lub pochodzenie zostały użyte w celu określenia parametrów technicznych poszczególnych elementów. Dopuszcza się zastosowanie rozwiązań „równoważnych” o parametrach nie gorszych niż te, które zostały opisane w dokumentacji i posiadających wymagane certyfikaty. Zastosowanie rozwiązań „równoważnych” wymaga uzyskania akceptacji Projektanta o istotności parametrów decyduje projektant

LEGENDA

- SCHREDER OMNIblast GEN2 3 / 2207 / 288 LED± 2000mA CW90 / 407822 ETAP 1
- SCHREDER OMNIblast GEN2 3 / 5185 / 288 LED± 2000mA CW90 / 407822 ETAP 2

- STEROWNIK STEROWNIK OŚWIETLENIA
- MAGISTRALA STEROWANIA

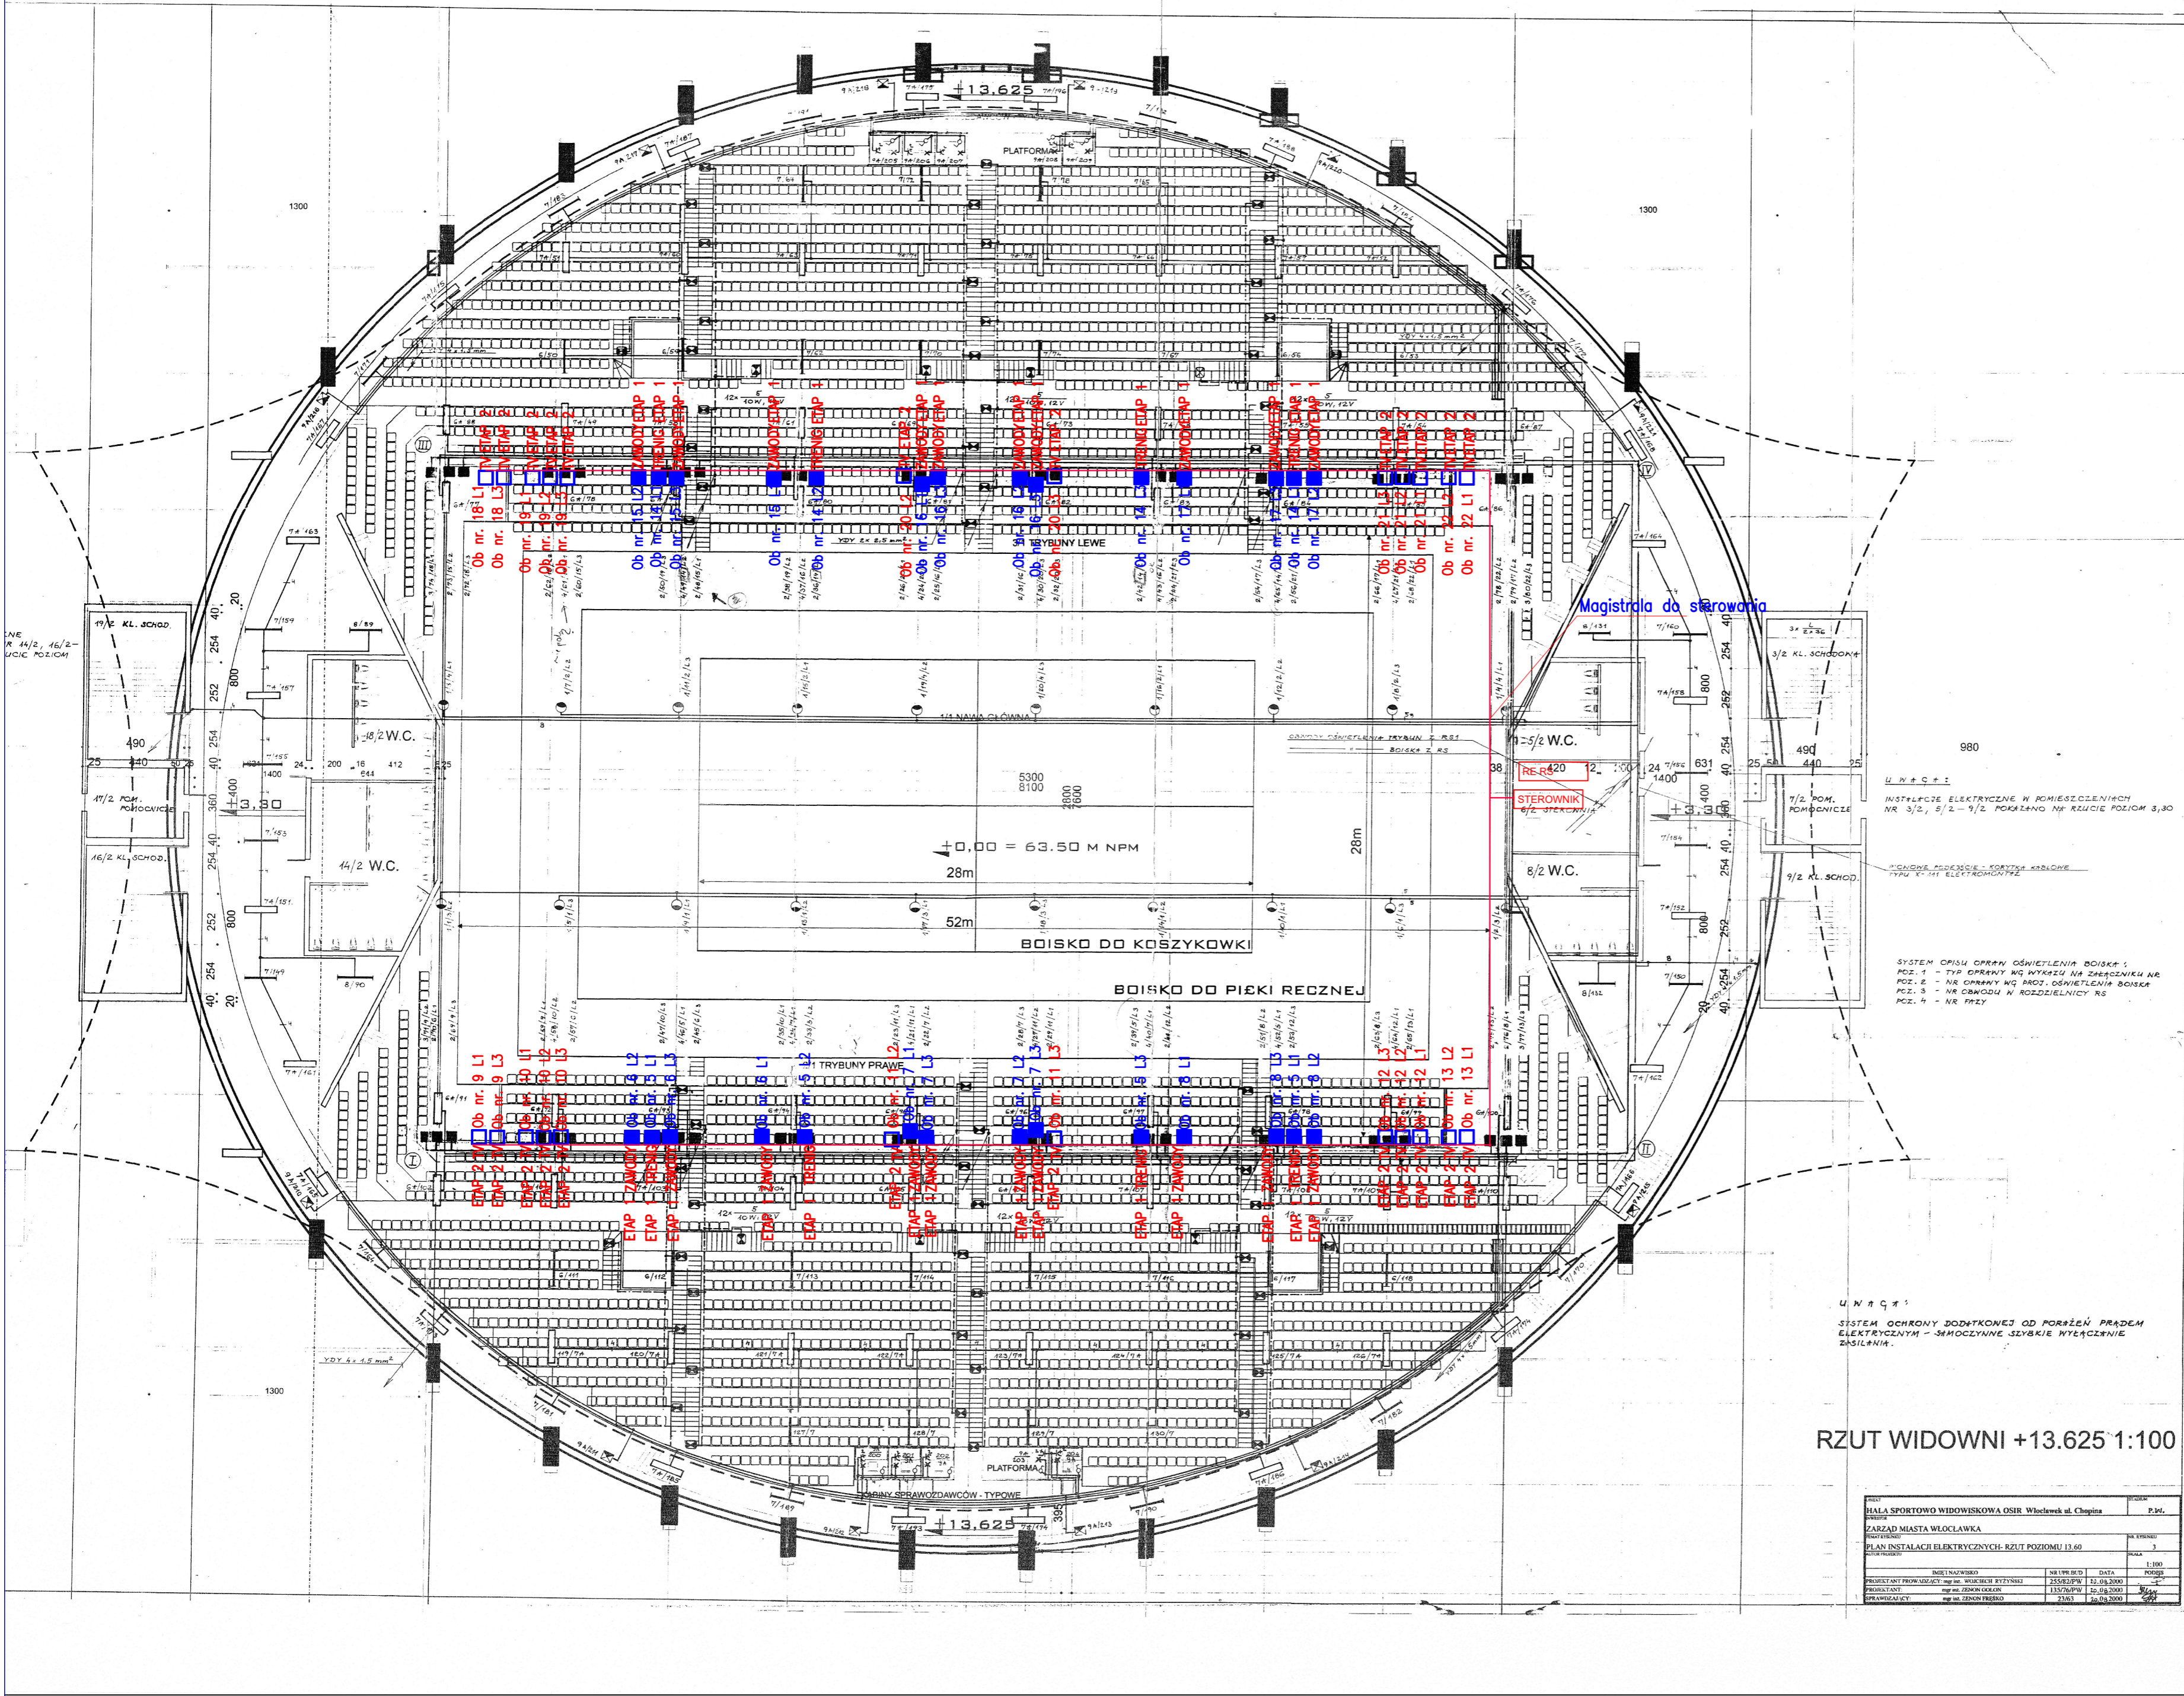

U W A G I
 INSTALACJE ELEKTRYCZNE W POMIĘSZCZENIACH NR 3/2, 5/2 - 9/2 POKAZANO NA RZUTACH POZIOMYCH 3,30
 WYKONANE PRZEZ BIURO PROJEKTOWE ERKON
 SYSTEM OPISU OPRAW OŚWIETLENIA BOISK:
 POZ. 1 - TYP OPRAWY WŁ. WYKAZU NA ZBIORNIKU NR
 POZ. 2 - NR OPRAWY WŁ. BROJ. OŚWIETLENIA BOISKA
 POZ. 3 - NR OBWODU W ROZDZIELNICZY RS
 POZ. 4 - NR PRZEW.

RZUT WIDOWNI +13.625 1:100

U W A G I
 SYSTEM OCHRONY DODATKOWEJ OD PORAZEN PRĄDEM ELEKTRYCZNYM - SAMOCZYNNIE DZIAŁĄCE WYŁĄCZENIE ZASILANIA.

HALA SPORTOWO WIDOWISKOWA OSIR Włocławek ul. Chopina		P.lit.	
ZARZĄD MIASTA WŁOCŁAWKA			
PROJEKTOWY PLAN INSTALACJI ELEKTRYCZNYCH- RZUT POZIOMY 13.60			
BRANŻA: ELEKTRYCZNA		FORMAT RYSUNKU: A2	
DATA: 02.2010		SKALA: 1:100	
PROJEKTANT: mgr inż. ERKON KONRAD SEKLECKI		NR RYSUNKU: E 2	
SPRACOWUJĄCY: mgr inż. JAROSŁAW PRZEBUS		DATA: 11.08.2009	

ERKON KONRAD SEKLECKI
 kserkon@wp.pl

PROJEKT WYMIANY OŚWIETLENIA BOISKA HALA MISTRZÓW WŁOCŁAWEK

ADRES:
 Aleja Fryderyka Chopina 8, 87-800 Włocławek

INWESTOR:
 Ośrodek Sportu i Rekreacji
 Al. Chopina 8, 87-800 Włocławek

NAZWA RYSUNKU:
 Plan wymiany oświetlenia

AUTOR I NR UPRAWNIENIA:
 mgr inż. Konrad SEKLECKI
 POM/0207/POOE/11(spec. elektrycznej)

PODPIS:

SPRACOWUJĄCY JEŚLI WYMAGANY:
 mgr inż. Klaudiusz Zdziałowski
 POM/0011/PWOE/10 (spec. elektrycznej)

PODPIS: